
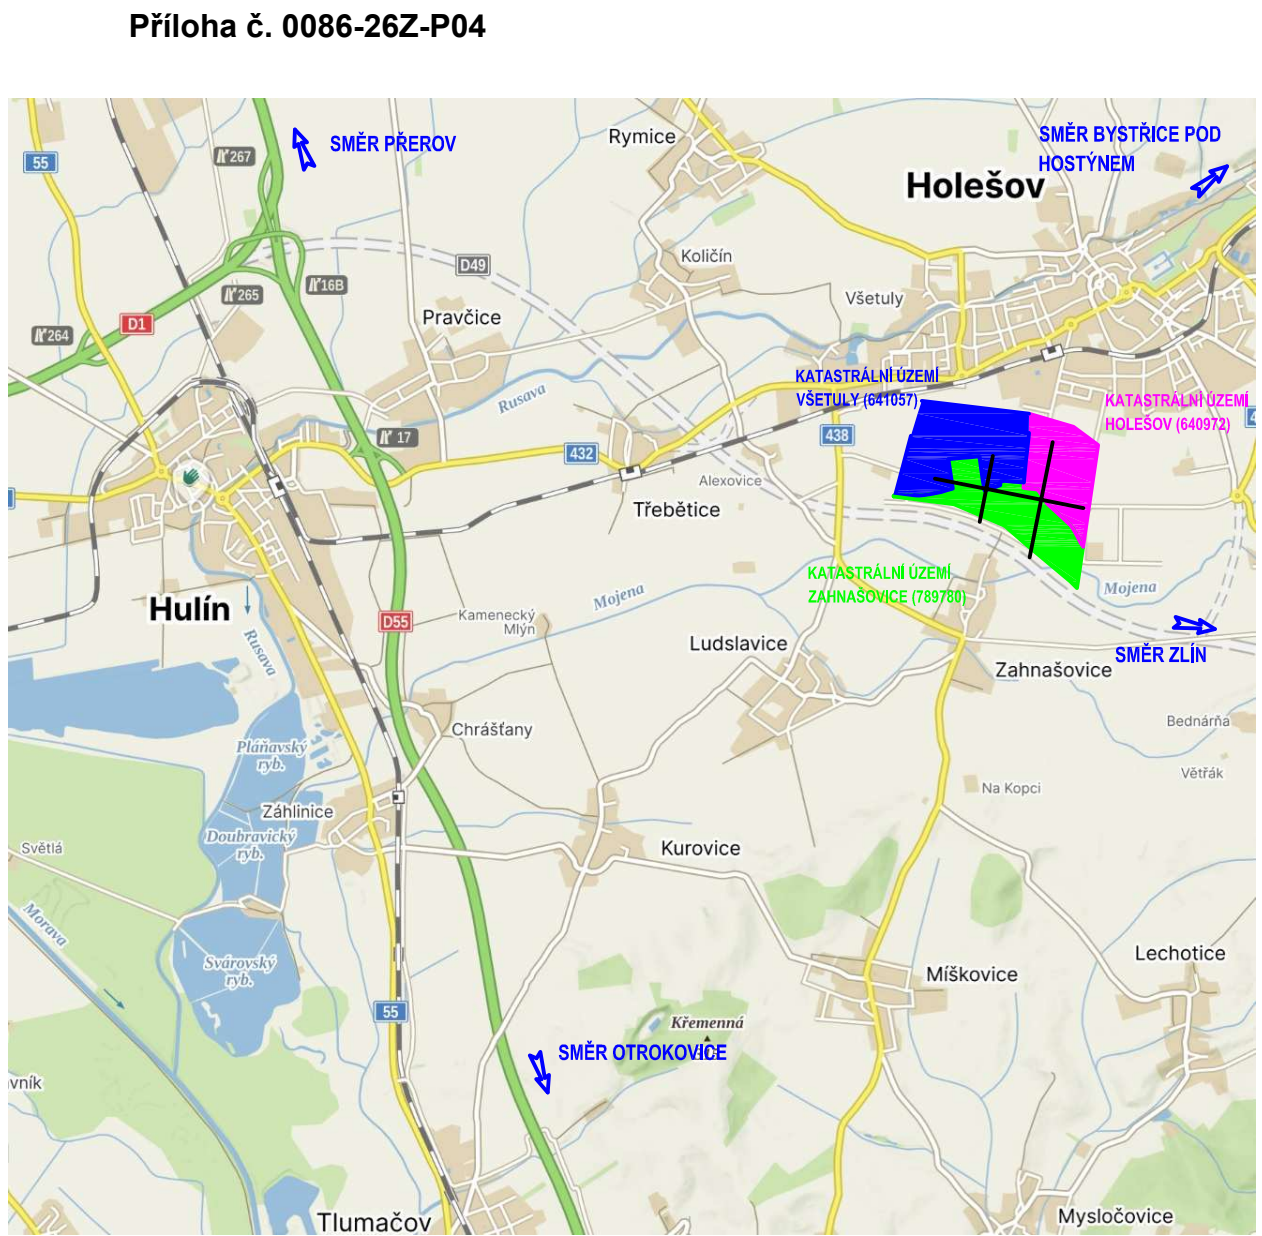


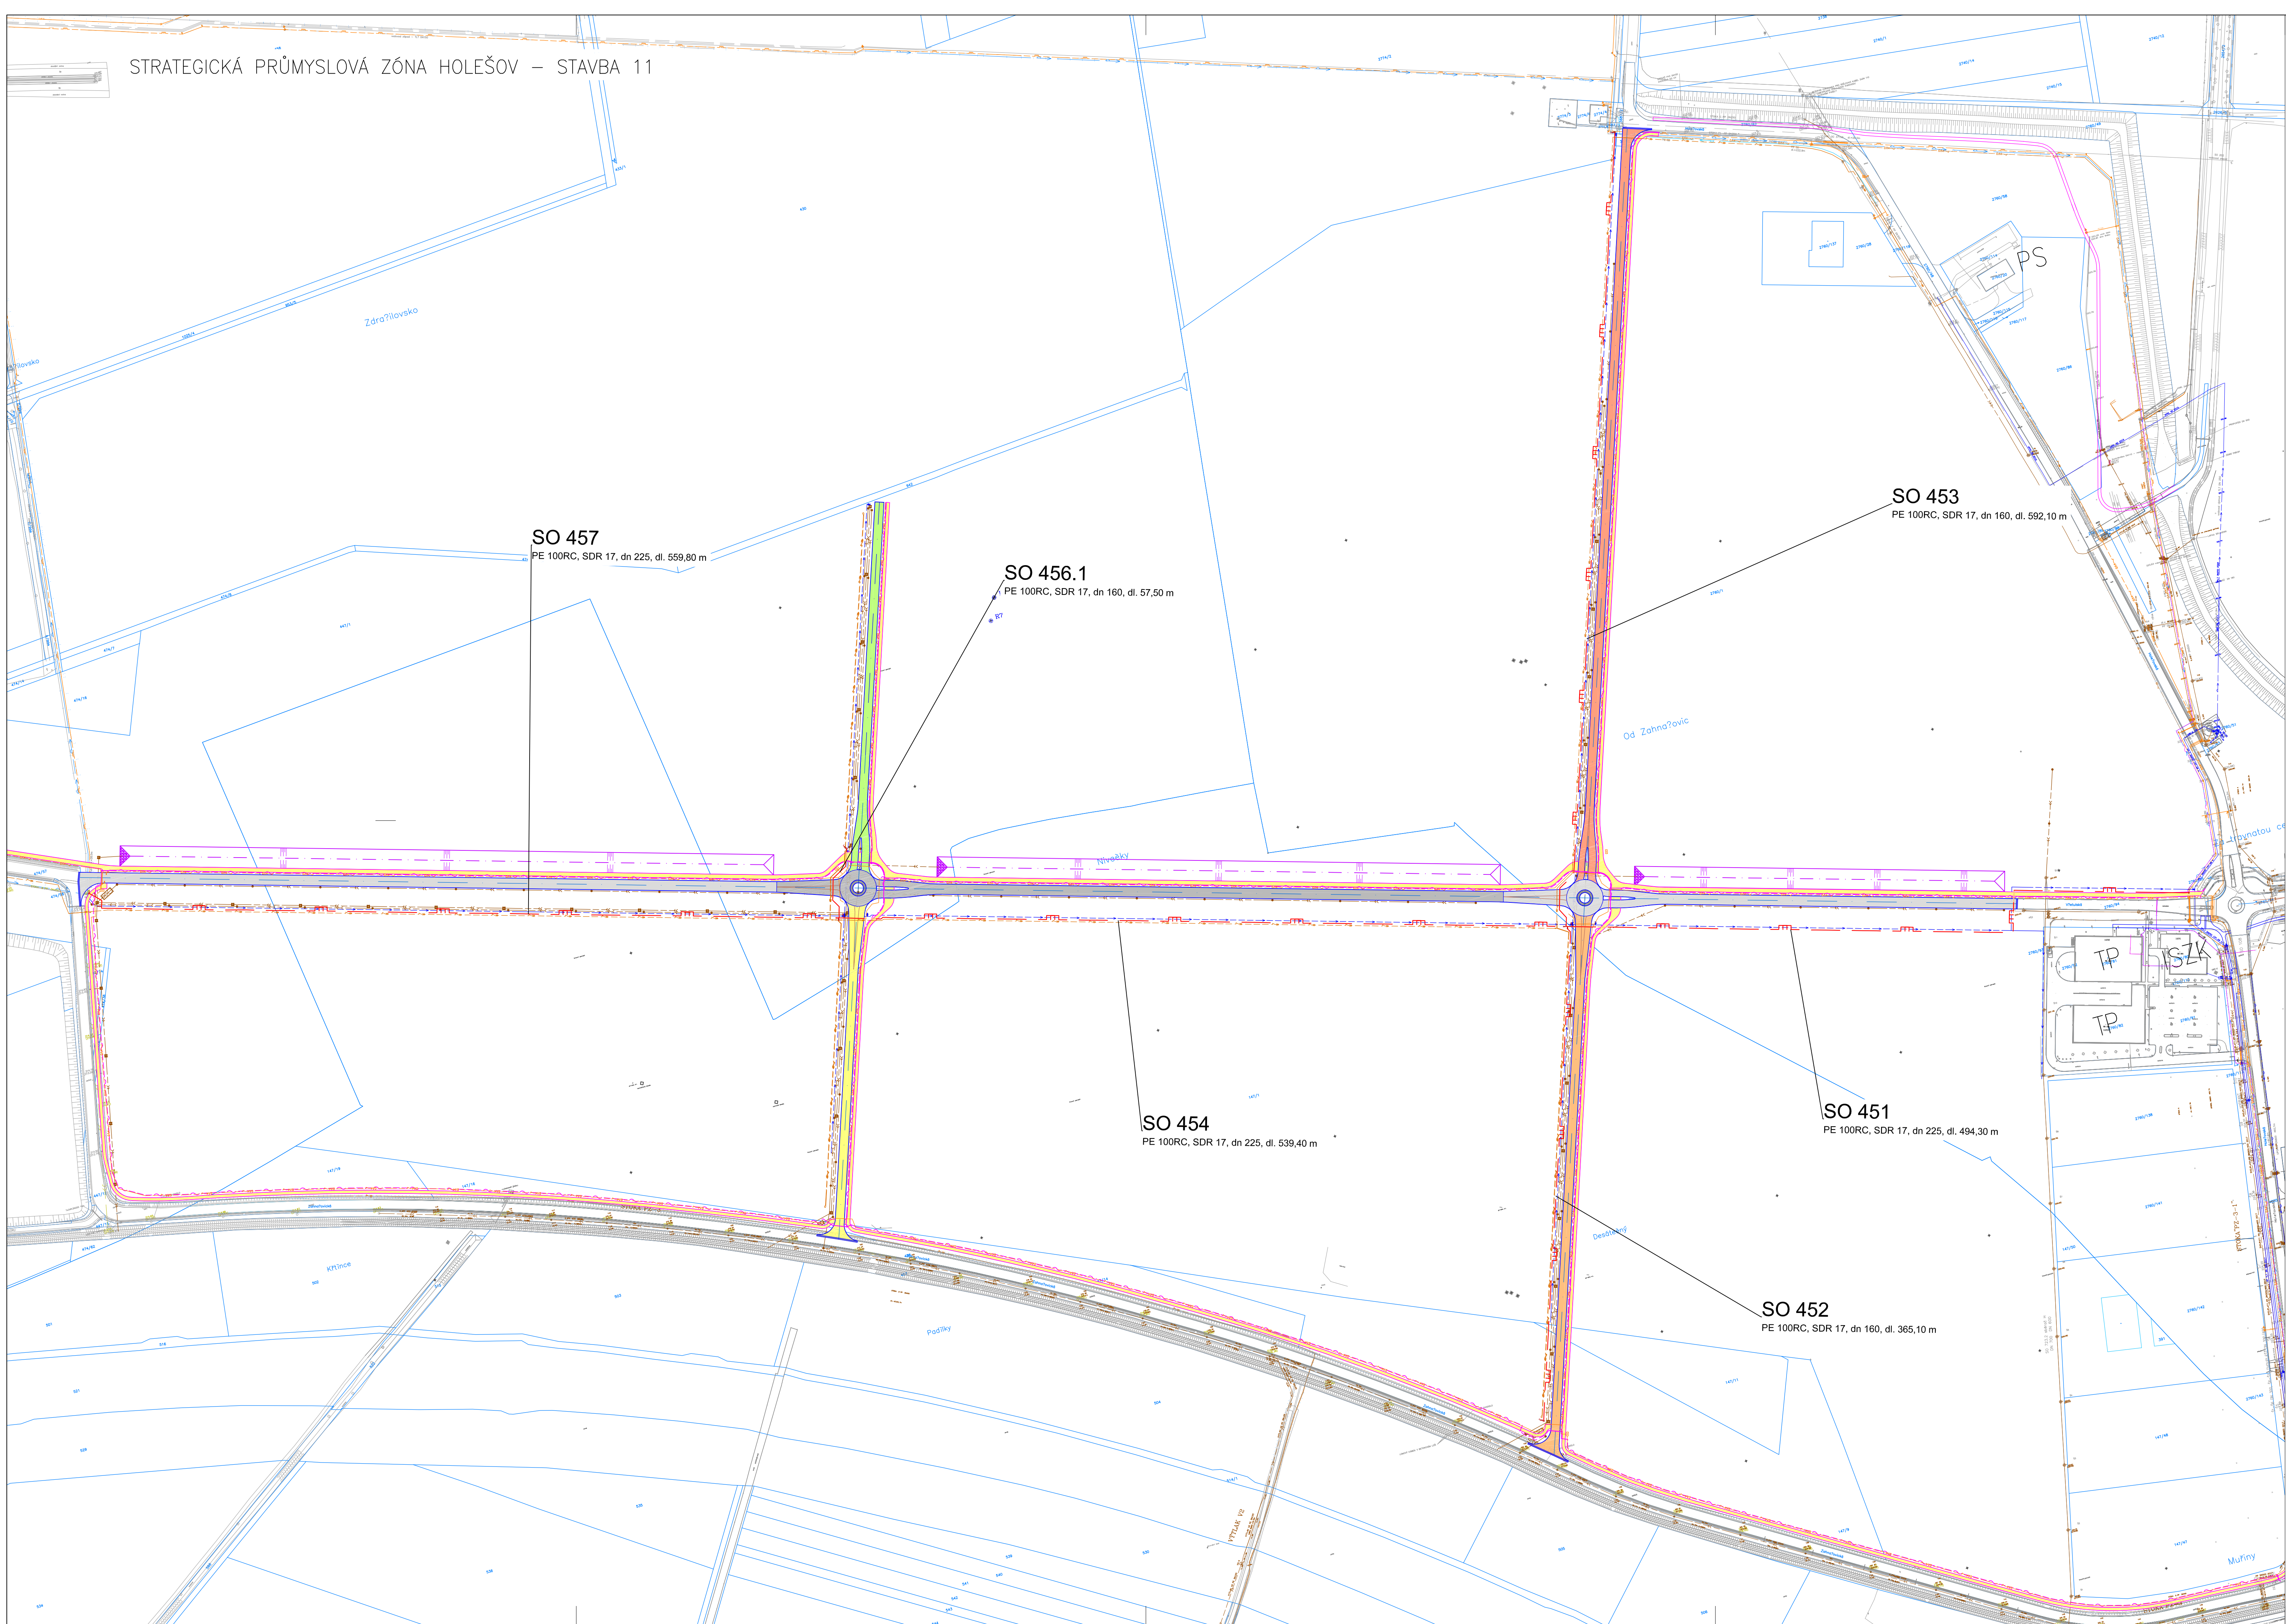

LEGENDA STAVEBNÍCH OBJEKTŮ – PLYNOVODY:


1.ETAPA

- SO 451 – STL PLYNOVOD UL. PROPOJOVACÍ 1
- SO 452 – STL PLYNOVOD UL. SPOJOVACÍ 2
- SO 453 – STL PLYNOVOD UL. SPOJOVACÍ 4
- SO 454 – STL PLYNOVOD UL. PROPOJOVACÍ 2
- SO 456.1 – STL PLYNOVOD UL. SPOJOVACÍ 5
- SO 457 – STL PLYNOVOD UL. PROPOJOVACÍ 3

LEGENDA PROJEKTOVANÝCH SÍTÍ:

- STL PLYNOVOD 1.ETAPA
- STL PLYNOVOD 2.ETAPA
- KANALIZACE
- VODOVOD
- SDĚLOVACÍ VEDENÍ
- VEŘEJNÉ OSVĚTLENÍ
- KABELOVÉ VEDENÍ VN
- KOMUNIKACE
- CYKLOSTEZKA

KLAD LISTŮ:

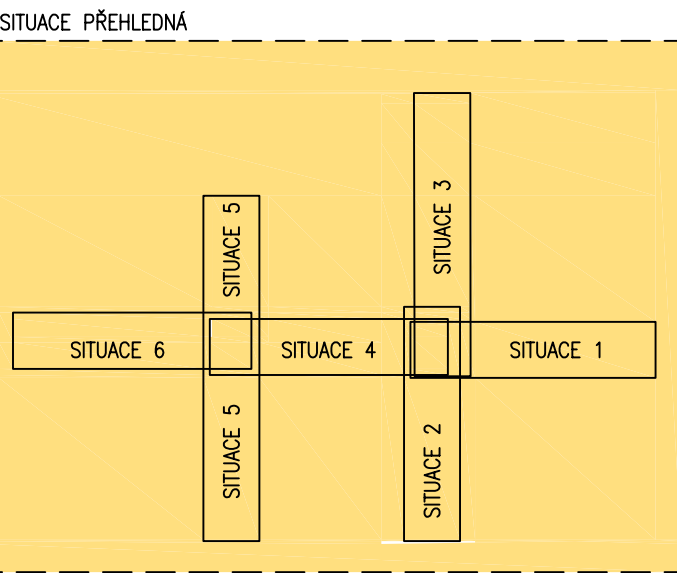

VÝŠKOVÝ SYSTÉM: BpV

SOUŘADNICOVÝ SYSTÉM: JTSK

VYPRACOVAL MGR. BLANKA HOLUBOVÁ	DOP. PROJ. PROFESÍ ING. MILAN PETEK	KONTROLOVAL ING. JOSEF VANDURA	HL. INŽ. PROJEKTU ING. JOSEF VANDURA	CENTROPROJEKT GROUP a.s. STEFANKOVA 157 760 30 ZLÍN
MÍSTO STAVBY: SPZ HOLEŠOV				FORMAT 10 x A4
STAVEBNÍK: ZLÍNSKÝ KRAJ				DATUM 01/2026
INVESTIČNÍ PŘÍPRAVA ÚZEMÍ PZH II.ETAPA				STUPĚN ÚSPS
STAVBA 11 – TECHNICKÁ A DOPRAVNÍ INFRASTRUKTURA				MĚŘÍTKO 1:2000
UVNITŘ SPZ HOLEŠOV – ZÁPAD A STŘED 1. A 2. ETAPA				ZAK. ČÍSLO: 231113
SO 451 – SO 457 STL PLYNOVODY				ARCHIVNÍ KÓD PRŮJ. ÚS. VÝKRESU DOD.
SITUACE PŘEHLEDNÁ				BUH P 102